



SKALA 1 : 500 / 100

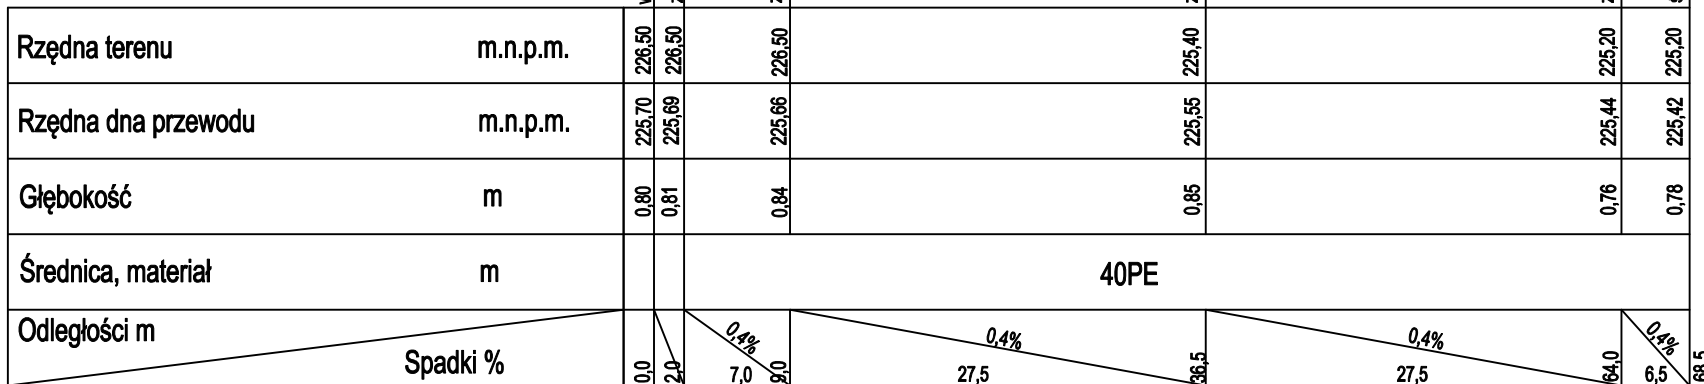

WZNIKŁOŚĆ:		STAROSTWO POWIATOWE W SZYDLOWCU	
BIURO PROJEKTOWE:		BIURO USŁUG TECHNICZNYCH MAREL-PROJEKT ul. Traugotza 74/75, 26-400 Radom 76/7, Tel. (048) 362 35 35, E-mail: marelp@poczta.onet.pl	
OBJĘTOŚĆ:		SKALA:	SPRZĄDZ:
BUDYNEK BIUROWY URZĘDU PRACY		P.B.	S
TEMAT:		SKALA:	NR PROJEKTU:
INST. GAZOWA LPG		1:500/100	06/08
CELNOŚĆ:		NR ARCHIW:	NR RYS:
PROFIL ODKINKA ZIEMNIOGO			
PRZEDKŁADNOŚĆ:		SPRZĄDZANO:	
DATA I PODPIS: 02.09.09.		DATA I PODPIS: 02.09.09.	
Miejsce: Szynkowo		Miejsce: Jan Błotno	
Podpis: Krzysztof		Podpis: Jan Błotno	
3		3	

SKALA 1 : 50

PRZEKRÓJ A - A

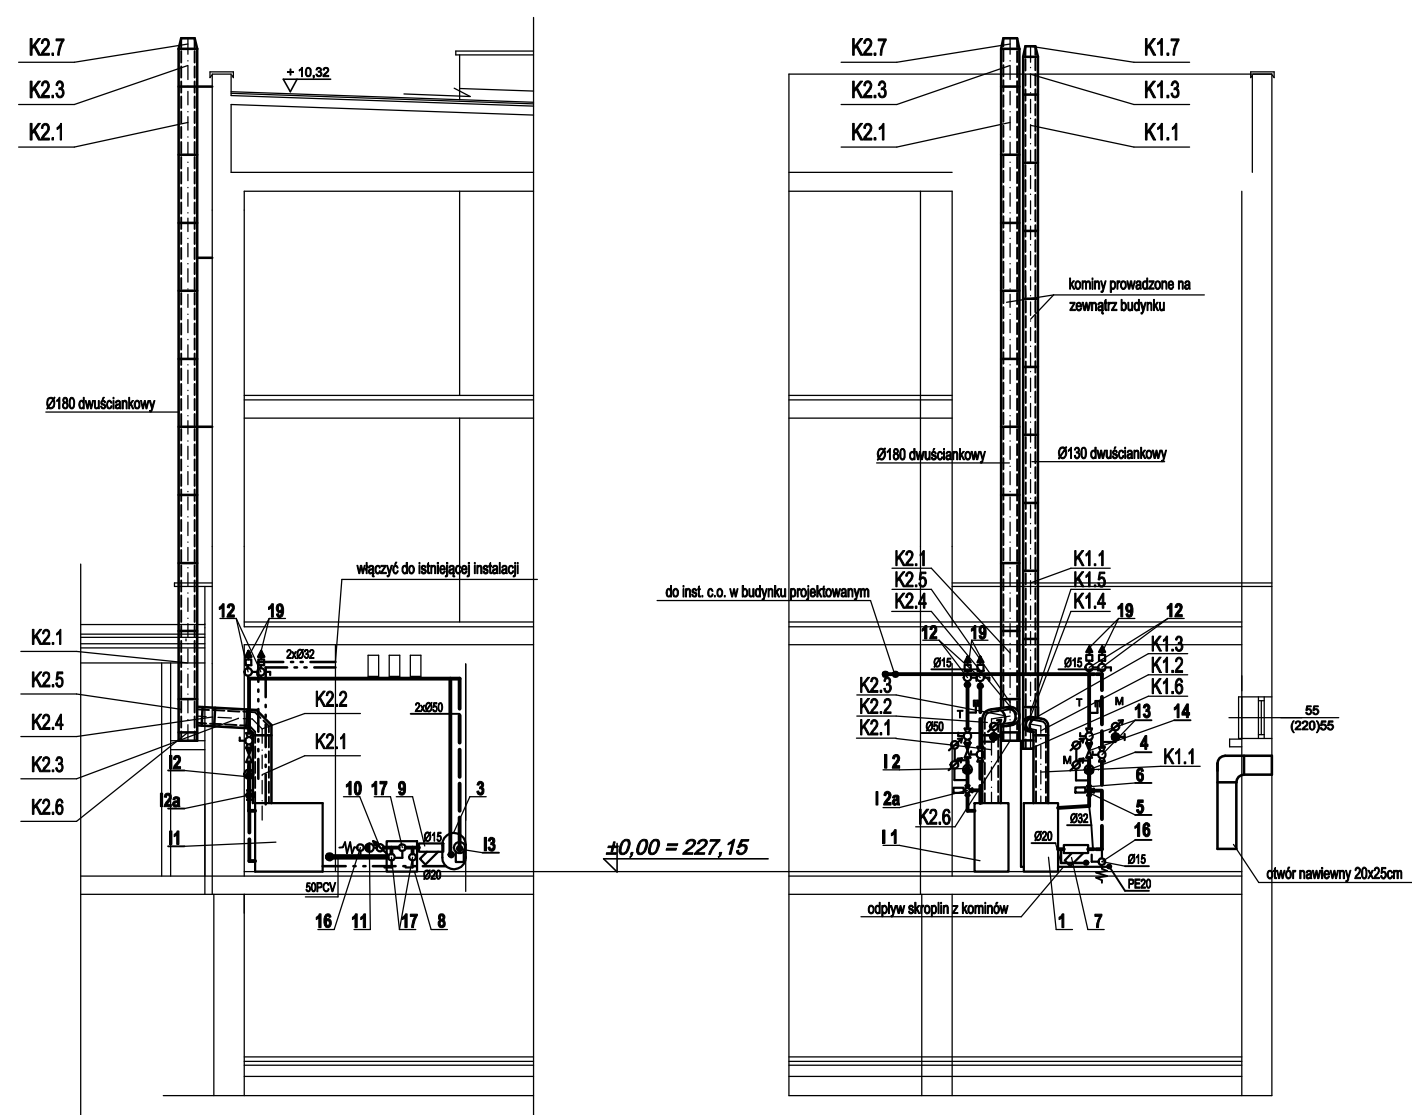

Ø 130 MM DO KOTŁA PROJEKTOWANEGO

- | | |
|---|--------|
| K1.1. PRZEWÓD BLASZANY DWUŚCIANKOWY $l = 1\text{ m}$ | SZT.10 |
| K1.2. KOLANO BLASZANE DWUŚCIANKOWE 90° Z REWIZJĄ | SZT.1 |
| K1.3. PRZEWÓD BLASZANY DWUŚCIANKOWY $l = 0,5\text{ m}$ | SZT.2 |
| K1.4. PRZEWÓD BLASZANY DWUŚCIANKOWY $l = 0,25\text{ m}$ | SZT.1 |
| K1.5. TRÓJNIK - WŁĄCZENIE CZOPUCHA | SZT.1 |
| K1.6. PŁYTA Z COPROWADZENIEM SKROPLIN | SZT.1 |
| K1.7. USTNIK | SZT.1 |

K1.1. PRZEWÓD BLASZANY DWUŚCIANKOWY l = 1m SZT.10

- | | |
|--|-------|
| K1.2. KOLANO BLASZANE DWUSCIANKOWE 90° Z REWIZJĄ | SZT.1 |
| K1.3. PRZEWÓD BLASZANY DWUSCIANKOWY l = 0,5 m | SZT.2 |
| K1.4. PRZEWÓD BLASZANY DWUSCIANKOWY l = 0,25 m | SZT.1 |
| K1.5. TRÓJNIK - WŁĄCZENIE CZOPUCHA | SZT.1 |
| K1.6. PŁYTA Z ODPROWADNIENIEM SKROPLIN | SZT.1 |
| K1.7. USTNIK | SZT.1 |


OZNACZENIA WG RYS.

E N 32 - 32 kW	STZ. 1
ZENSTWA TYP 1915 SYR - 15x20 MM	STZ. 1
CIENISTY WZBRODZEC N 25 REFLEX	STZ. 1
CCO 2500	STZ. 1
MACYTRODZROGOWY HRB - 3 DN 20 MM	STZ. 1
90	STZ. 1
CIENNY WODY TECHWATER 08	STZ. 1
DN 15 MM	STZ. 1
RZYDEKOWY DN 15 MM	STZ. 1
RYLOWY ZWROTNYCH BA 2760 DN 15	STZ. 1
DN 15 DN 15	STZ. 1
DN 32 PN 6	STZ. 2
NY DN 32 PN 6	STZ. 2
DN 15 (GO POBIERANIA PRÓBEK)	STZ. 2
LNZ DN 15 DN 15	STZ. 2
DN 15 DN 15	STZ. 2
NY DN 32 PN 6	STZ. 2
CA AUTOMATYCZNY DN 15 PN 6	STZ. 2
URKIM, MANOMETRYCZNYM	STZ. 3
CIENNY	STZ. 3

	ZASILANIE C.O.		RUHA WZBÓRCZA
	POWRÓT C.O.		WODA ZIMNA
	UZUPEŁNIANIE WODY		KABLE STEROWNICZ

SKALA 1 : 50

SKALA 1 : 50

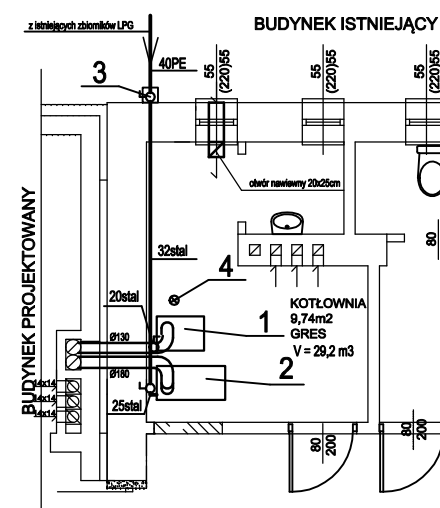

OZNACZENIA

1. KOCIOŁ BALI RTN E 32 (projektowany)
2. KOCIOŁ BALI RTN E 60 (istniejący)
3. ZAWÓR MAG-3 dn 32 mm
(w szafce metalowej)
4. DETEKTOR GAZU PROPANOWEGO
30 cm nad posadzką

STAROSTWO POWIATOWE W SZYDLOWCU

**BIURO USŁUG TECHNICZNYCH
MAREL-PROJEKT**

ul. Traugotza 50/52 28-602 Radom
tel./fax (22) 361 26 26, 26 26 26

BUDYNEK BIUROWY URZĘDU PRACY

INST. GAZOWA LPG

RZUT PARTERU BUD. ISTN.

ALL RIGHTS RESERVED

